


DIAGRAMA DE BLOCOS

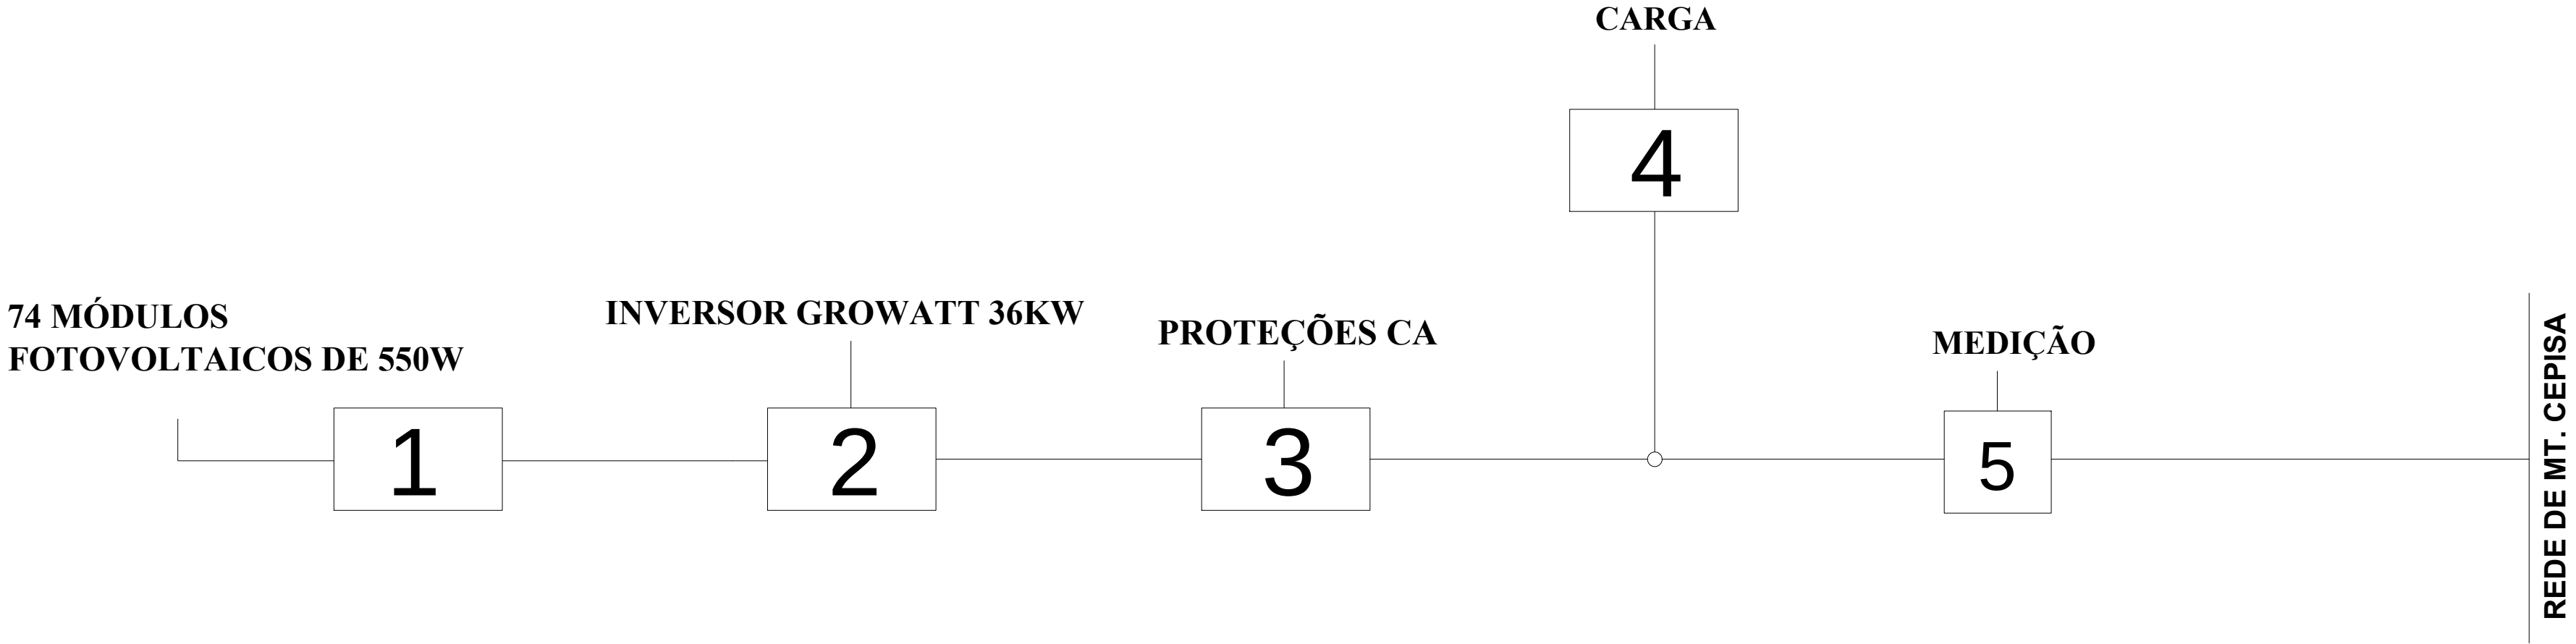


LEGENDA :

- 1 = MÓDULO FOTOVOLTAICO 550W
- 2 = INVERSOR DE 36KW
- 3 = STRING BOX CA - DISJUNTOR - DPS
- 4 = CARGA
- 5 = MEDIÇÃO

DESCRIÇÃO: DIAGRAMA DE BLOCOS			ESCALA: 1:1000
RESPONSÁVEL TÉCNICO:			FORMATO: A2
PROPRIETÁRIO: MUNICIPIO DE SANTO ANTONIO DE LISBOA			PRANCHA: 01/04
ESCALA: 1/100	DATA: NOVEMBRO/2022	DESENHISTA: PEDRO VICTOR	

DIAGRAMA UNIFILAR

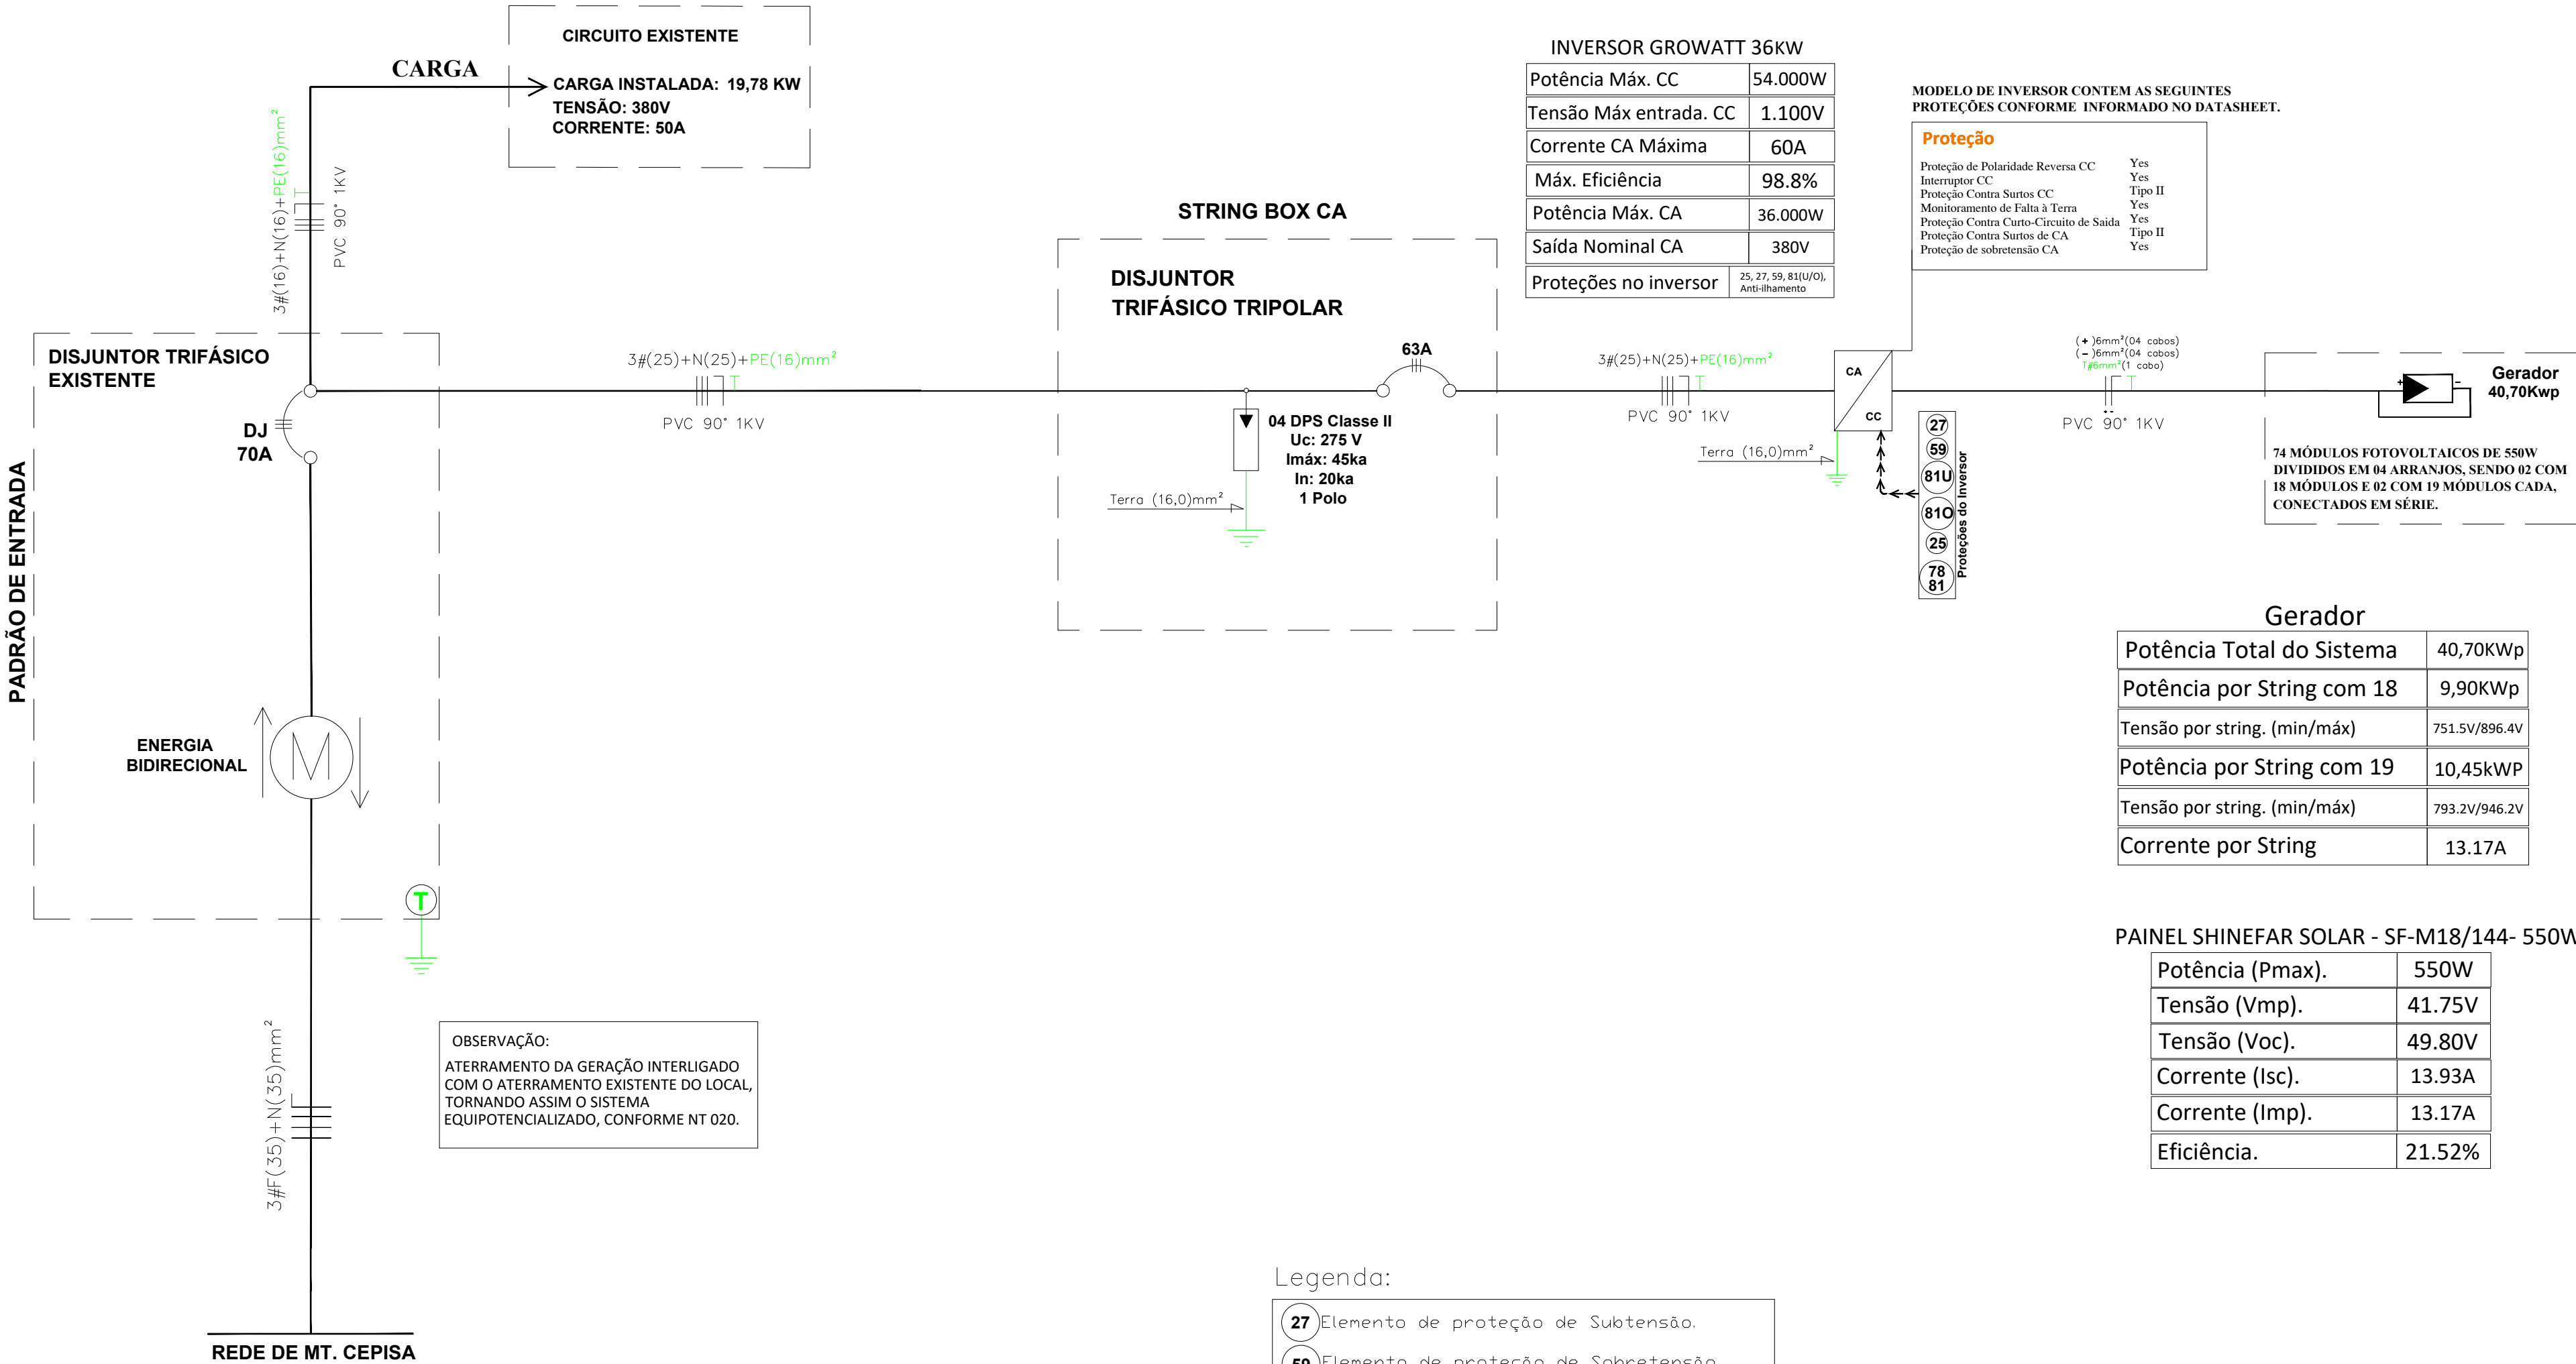


Legenda:

- 27 Elemento de proteção de Subtensão.
- 59 Elemento de proteção de Sobretensão.
- 81U Elemento de proteção de Subfrequência.
- 81O Elemento de proteção de Sobfrequência.
- 25 Relé de Sincronismo
- 78 81 Elemento de proteção anti-ilhamento


DESCRIÇÃO:	DIAGRAMA UNIFILAR	ESCALA:	1:1000
RESPONSÁVEL TÉCNICO:		FORMATO:	A2
PROPRIETÁRIO:	MUNICIPIO DE SANTO ANTONIO DE LISBOA	PRANCHA:	02/04
ESCALA:	1/100	DATA:	NOVEMBRO/2022
		DESENHISTA:	PEDRO VICTOR

DIAGRAMA FUNCIONAL

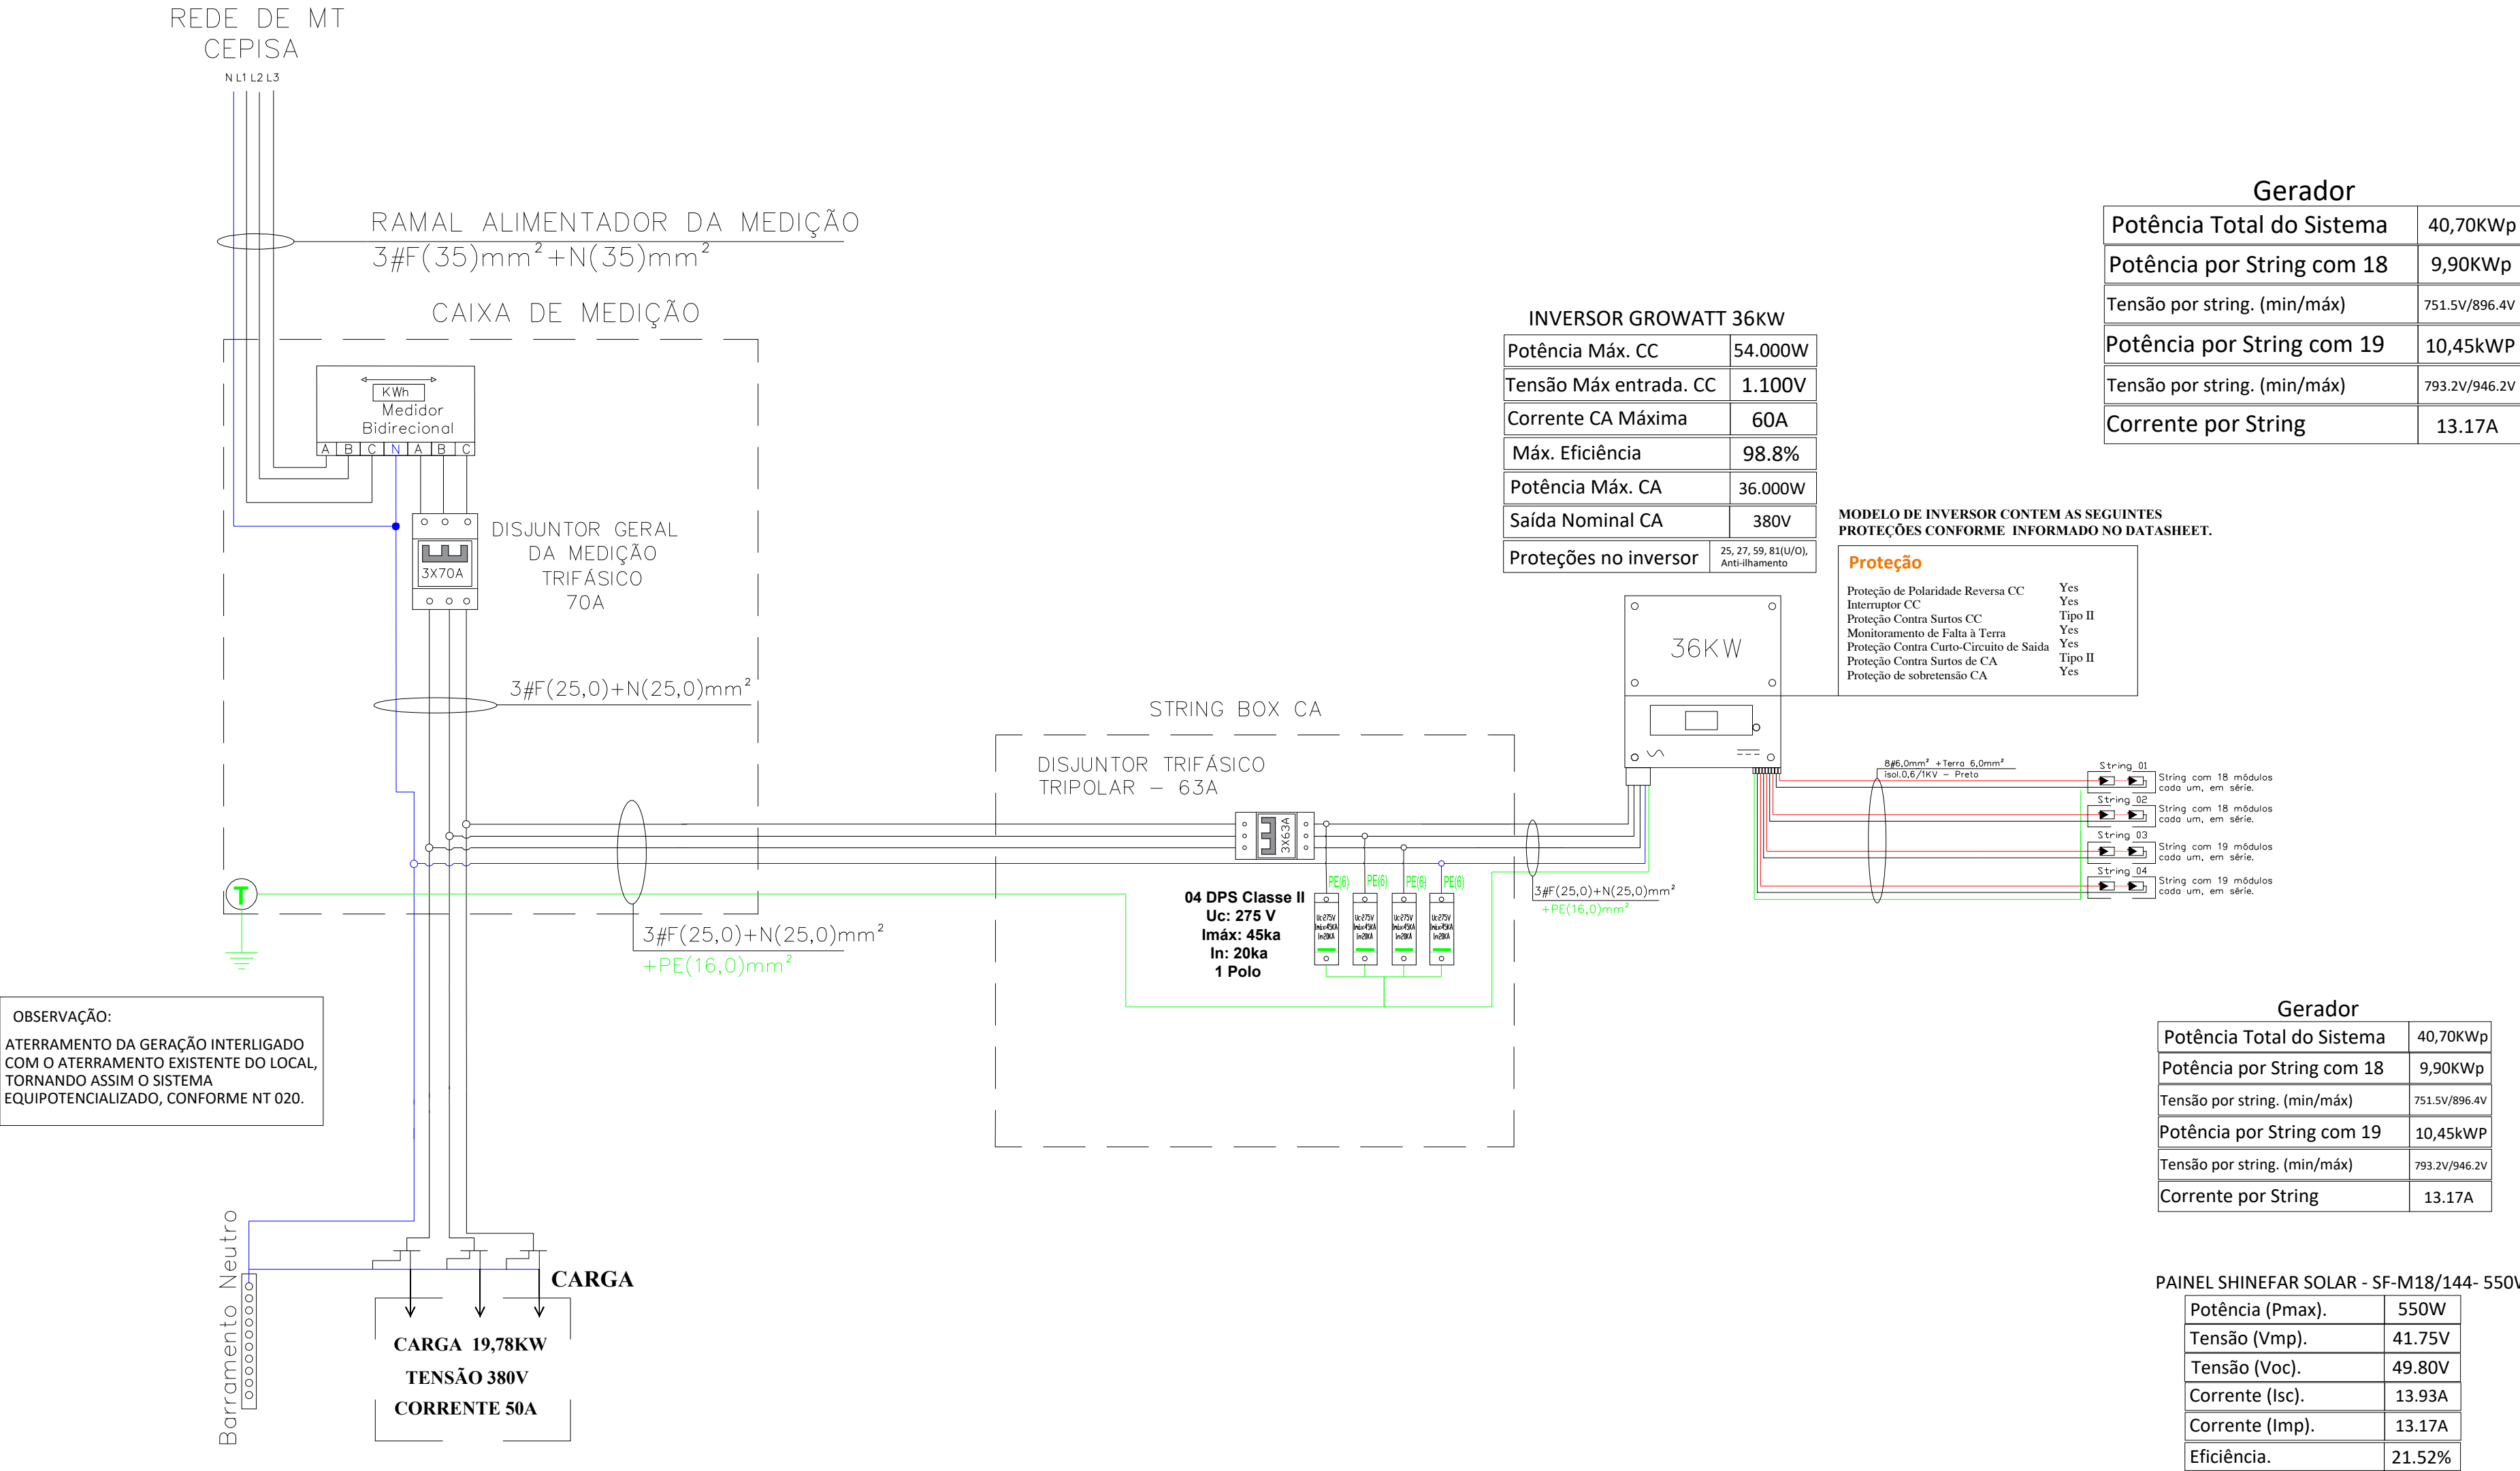


DESCRIÇÃO:	DIAGRAMA FUNCIONAL	ESCALA:	1:1000
RESPONSÁVEL TÉCNICO:		FORMATO:	A2
PROPRIETÁRIO:	MUNICIPIO DE SANTO ANTONIO DE LISBOA	PRANCHA:	03/04
ESCALA:	1/100	DATA:	NOVEMBRO/2022
DESENHISTA:	PEDRO VICTOR		

PADRÃO DE ENTRADA

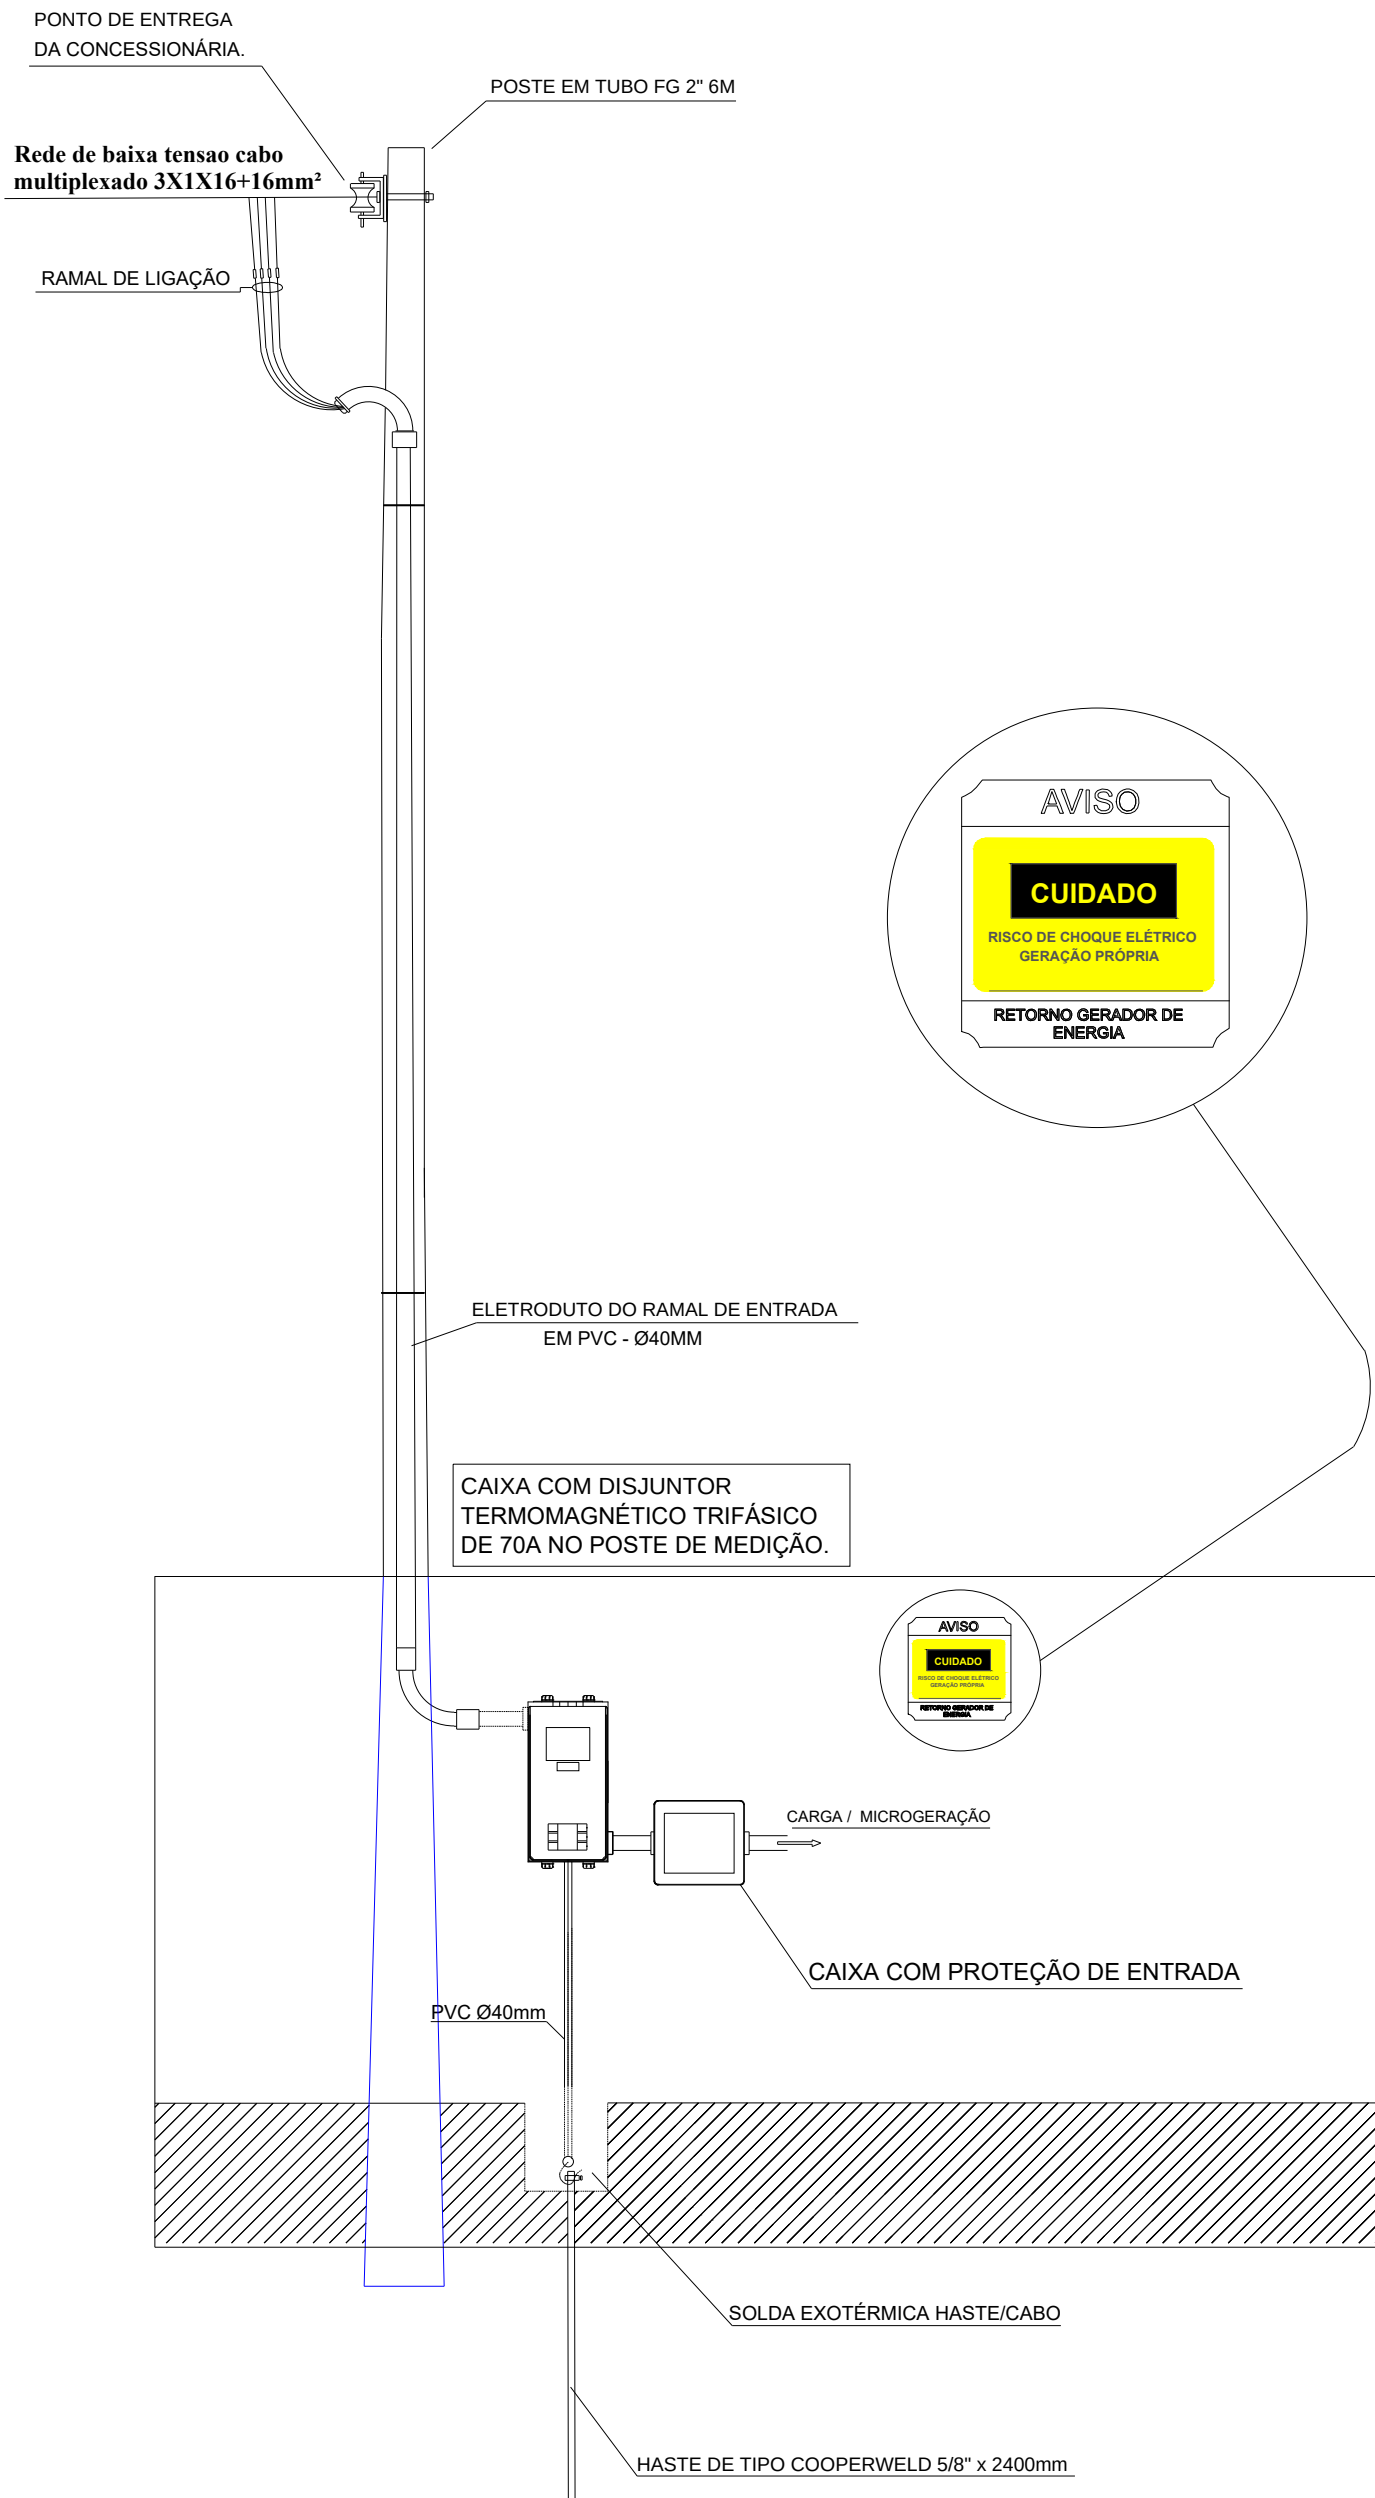

ARRANJO FÍSICO E LAYOUT

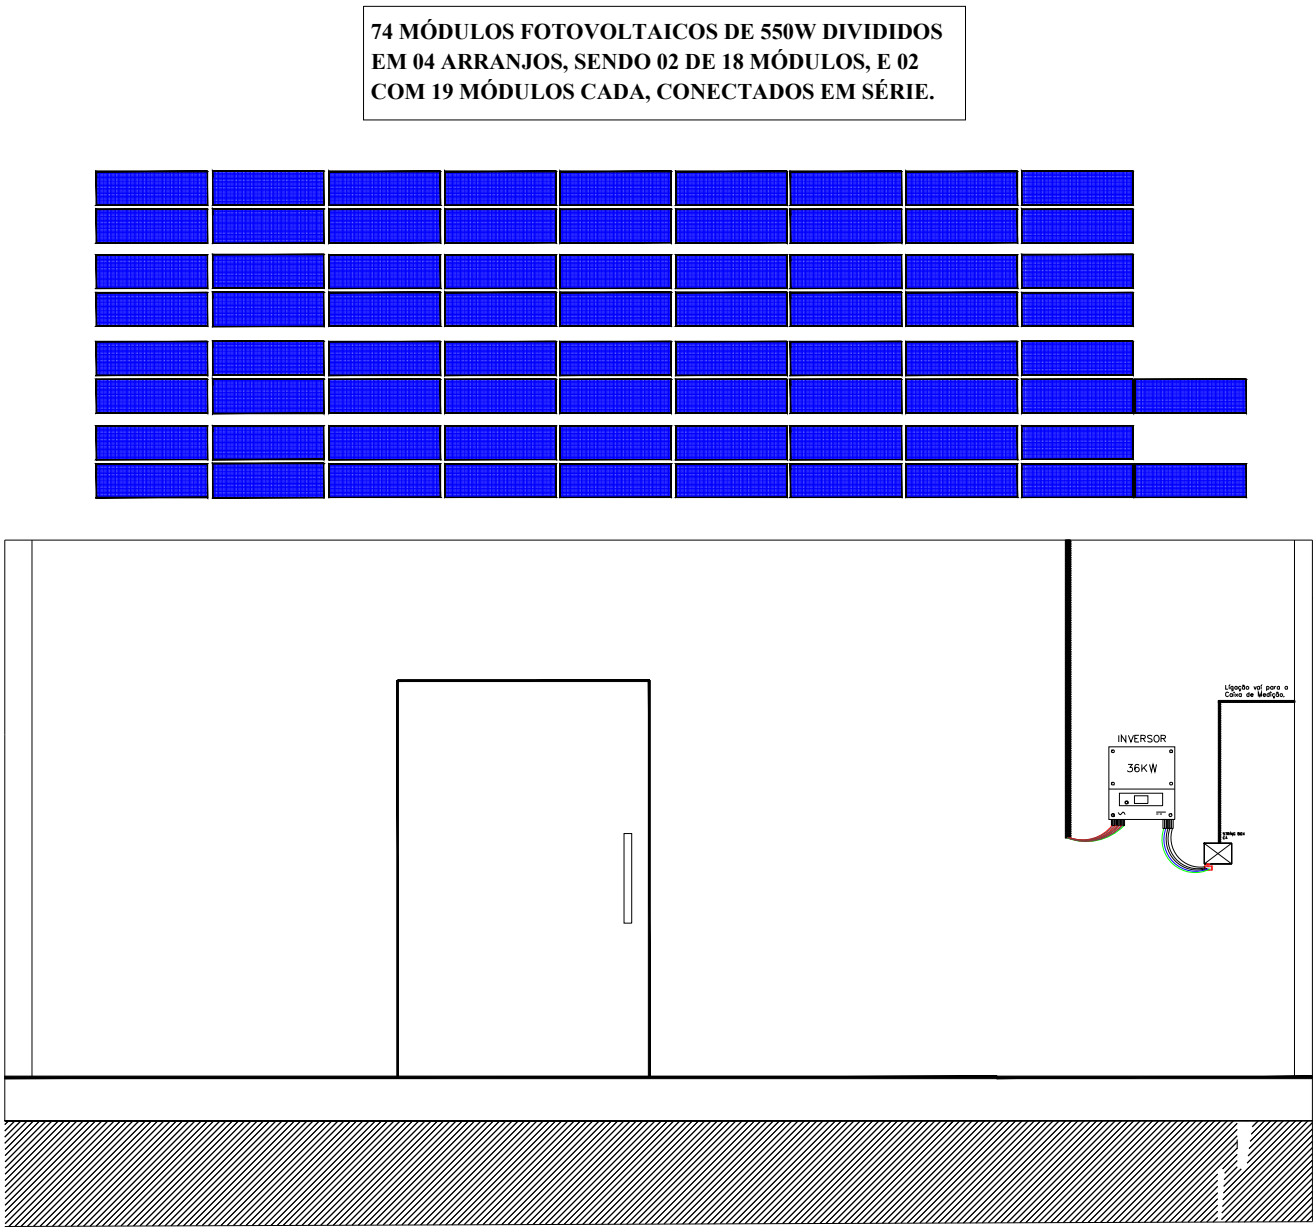

ESC: S/E

BANDEIROLA DE ADVERTÊNCIA PARA RAMAL



PLACA DE SINALIZAÇÃO PARA TRANSFORMADOR



PLACA DE ADVERTÊNCIA FIXADA NO INVÓLUCRO DO DSV



DESCRIÇÃO: ARRANJO FISICO/LAYOUT		ESCALA: 1:1000	
RESPONSÁVEL TÉCNICO:		FORMATO: A2	
PROPRIETÁRIO: MUNICIPIO DE SANTO ANTONIO DE LISBOA		PRANCHA: 04/04	
ESCALA: 1/100	DATA: NOVEMBRO/2022	DESENHISTA: PEDRO VICTOR	